



中亿国际设计集团有限公司

ZHONGYI INTERNATIONAL DESIGN GROUP LIMITED

资质证书编号: A252030795

电力行业(风力发电、新能源发电、送电工程、变电工程)专业乙级; 市政行业乙级; 农林行业(农业综合开发生态工程、营造林工程)专业乙级; 建筑行业(建筑工程、人防工程)乙级; 环境工程(污染修复工程)专项乙级; 景园林工程设计专项乙级; 水利行业丙级

备注:

本图版权属本公司所有,未经本公司负责人书面许可,任何人不得擅自复制或使用。本图应经相关政府主管部门批准后方可生效使用。本图未经施工图审查公司审查合格后,不得用于现场施工,仅供业主建设投资估算建设造价之参考图。本图应由相关人员签字及同时加盖出图章和注册执业章方可有效。

图纸专用章:




委托单位:  
CLIENT

项目名称:  
PROJECT NAME  
建宁县标准化经济开发区配套设施建设项目(二期) -  
新建、改建雨污水管网及相关附属设施项目

图纸名称:  
DRAWING TITLE

排水总平面图

职务 OCCUPATION	姓名 NAME	签字 SIGNATURE
审定人 AUTHORIZED BY	解俊	解俊
校对人 CHECKED BY	刘洋	刘洋
项目负责人 PROJECT DIRECTOR	史锋	史锋
设计人 DESIGNED BY	范启定	范启定
设计编号 PROJECT NO.		水施
图别 STATUS		
图号 DRAWING NO.		
比例 SCALE		
日期 DATE		
版本 REVISION		01

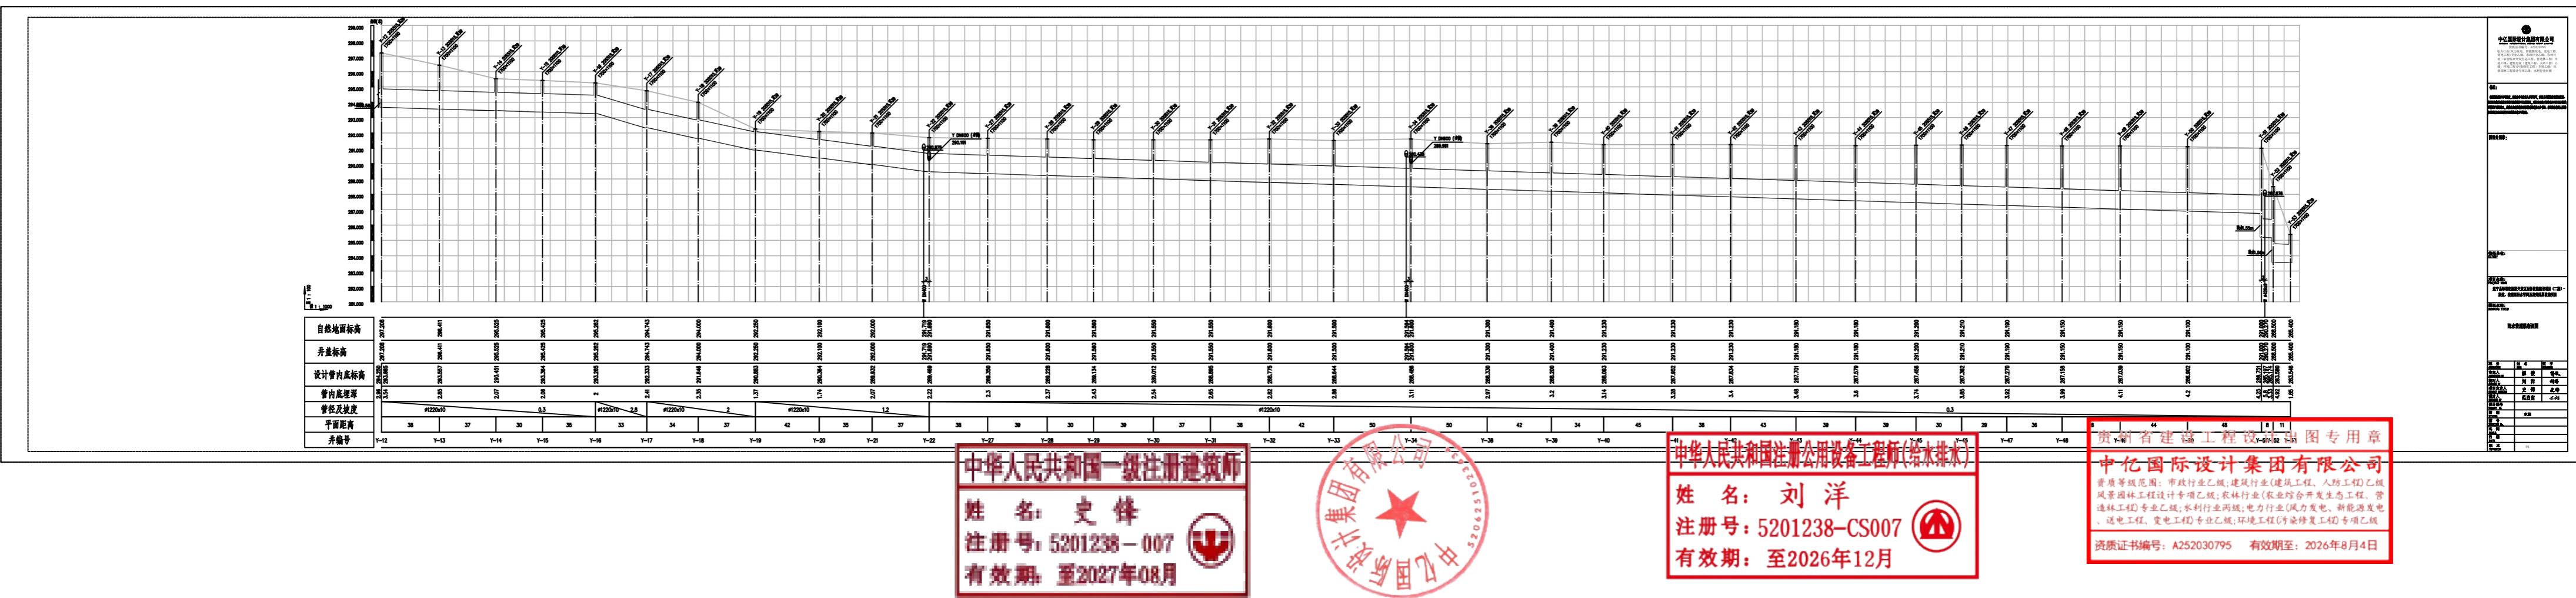

中华人民共和国一级注册建筑师


姓名: 史峰  
注册号: 5201238-007  
有效期: 至2027年08月



中华人民共和国注册公用设备工程师(给水排水)

姓 名： 刘 洋  
注册号：5201238-CS007   
有效 期：至2026年12月



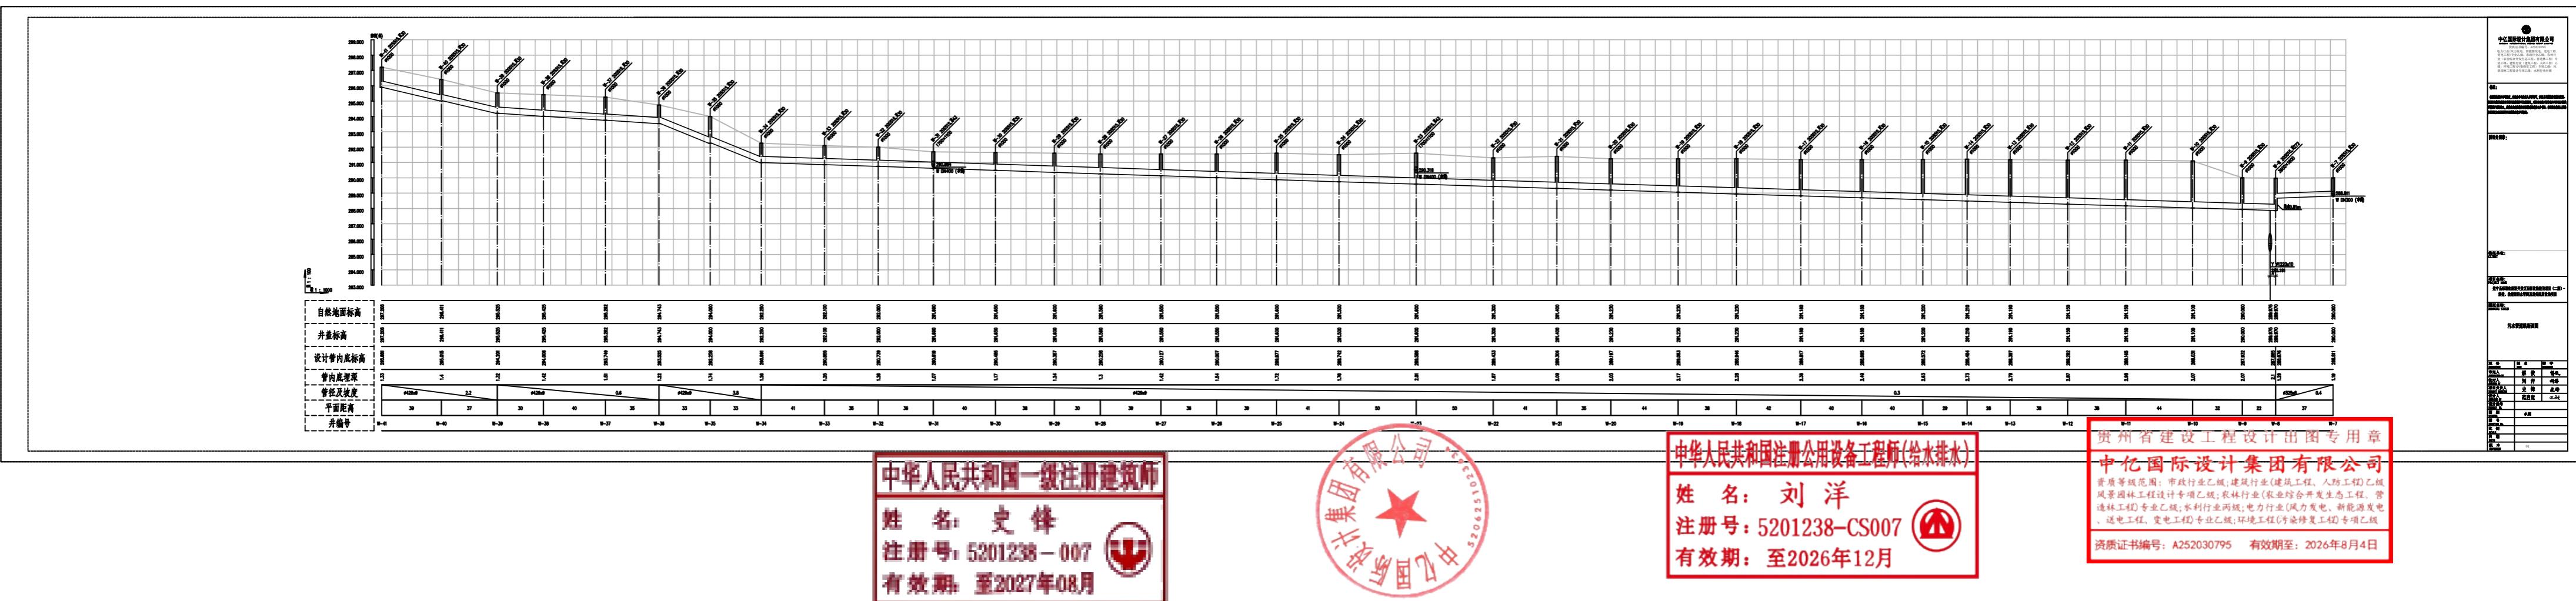

中华人民共和国一级注册建筑师

姓名: 史峰  
注册号: 5201238-007  
有效期: 至2027年08月

中华人民共和国注册公用设备工程师(给水排水)

姓名: 刘洋  
注册号: 5201238-CS007  
有效期: 至2026年12月

贵州省建设工程设计出图专用章

# 中亿国际设计集团有限公司